


Legende:

- Beweissicherungsgrenze
 - - - Abwasser, Bestand
 - x - x - Abwasser, Rückbau
 - - - Abwasser bauzeitliche Sicherung
 - - - Abwasser, Neubau
 - x - x - Planung alt, nach 1. Änderungsverfahren nicht mehr aktuell
 - - - Planung nach 1. Änderungsverfahren
- Unterscheidung der Abwasserleitungen im 1. Änderungsverfahren
 A = Schmutzwasserkanal
 KR = Regenwasserkanal

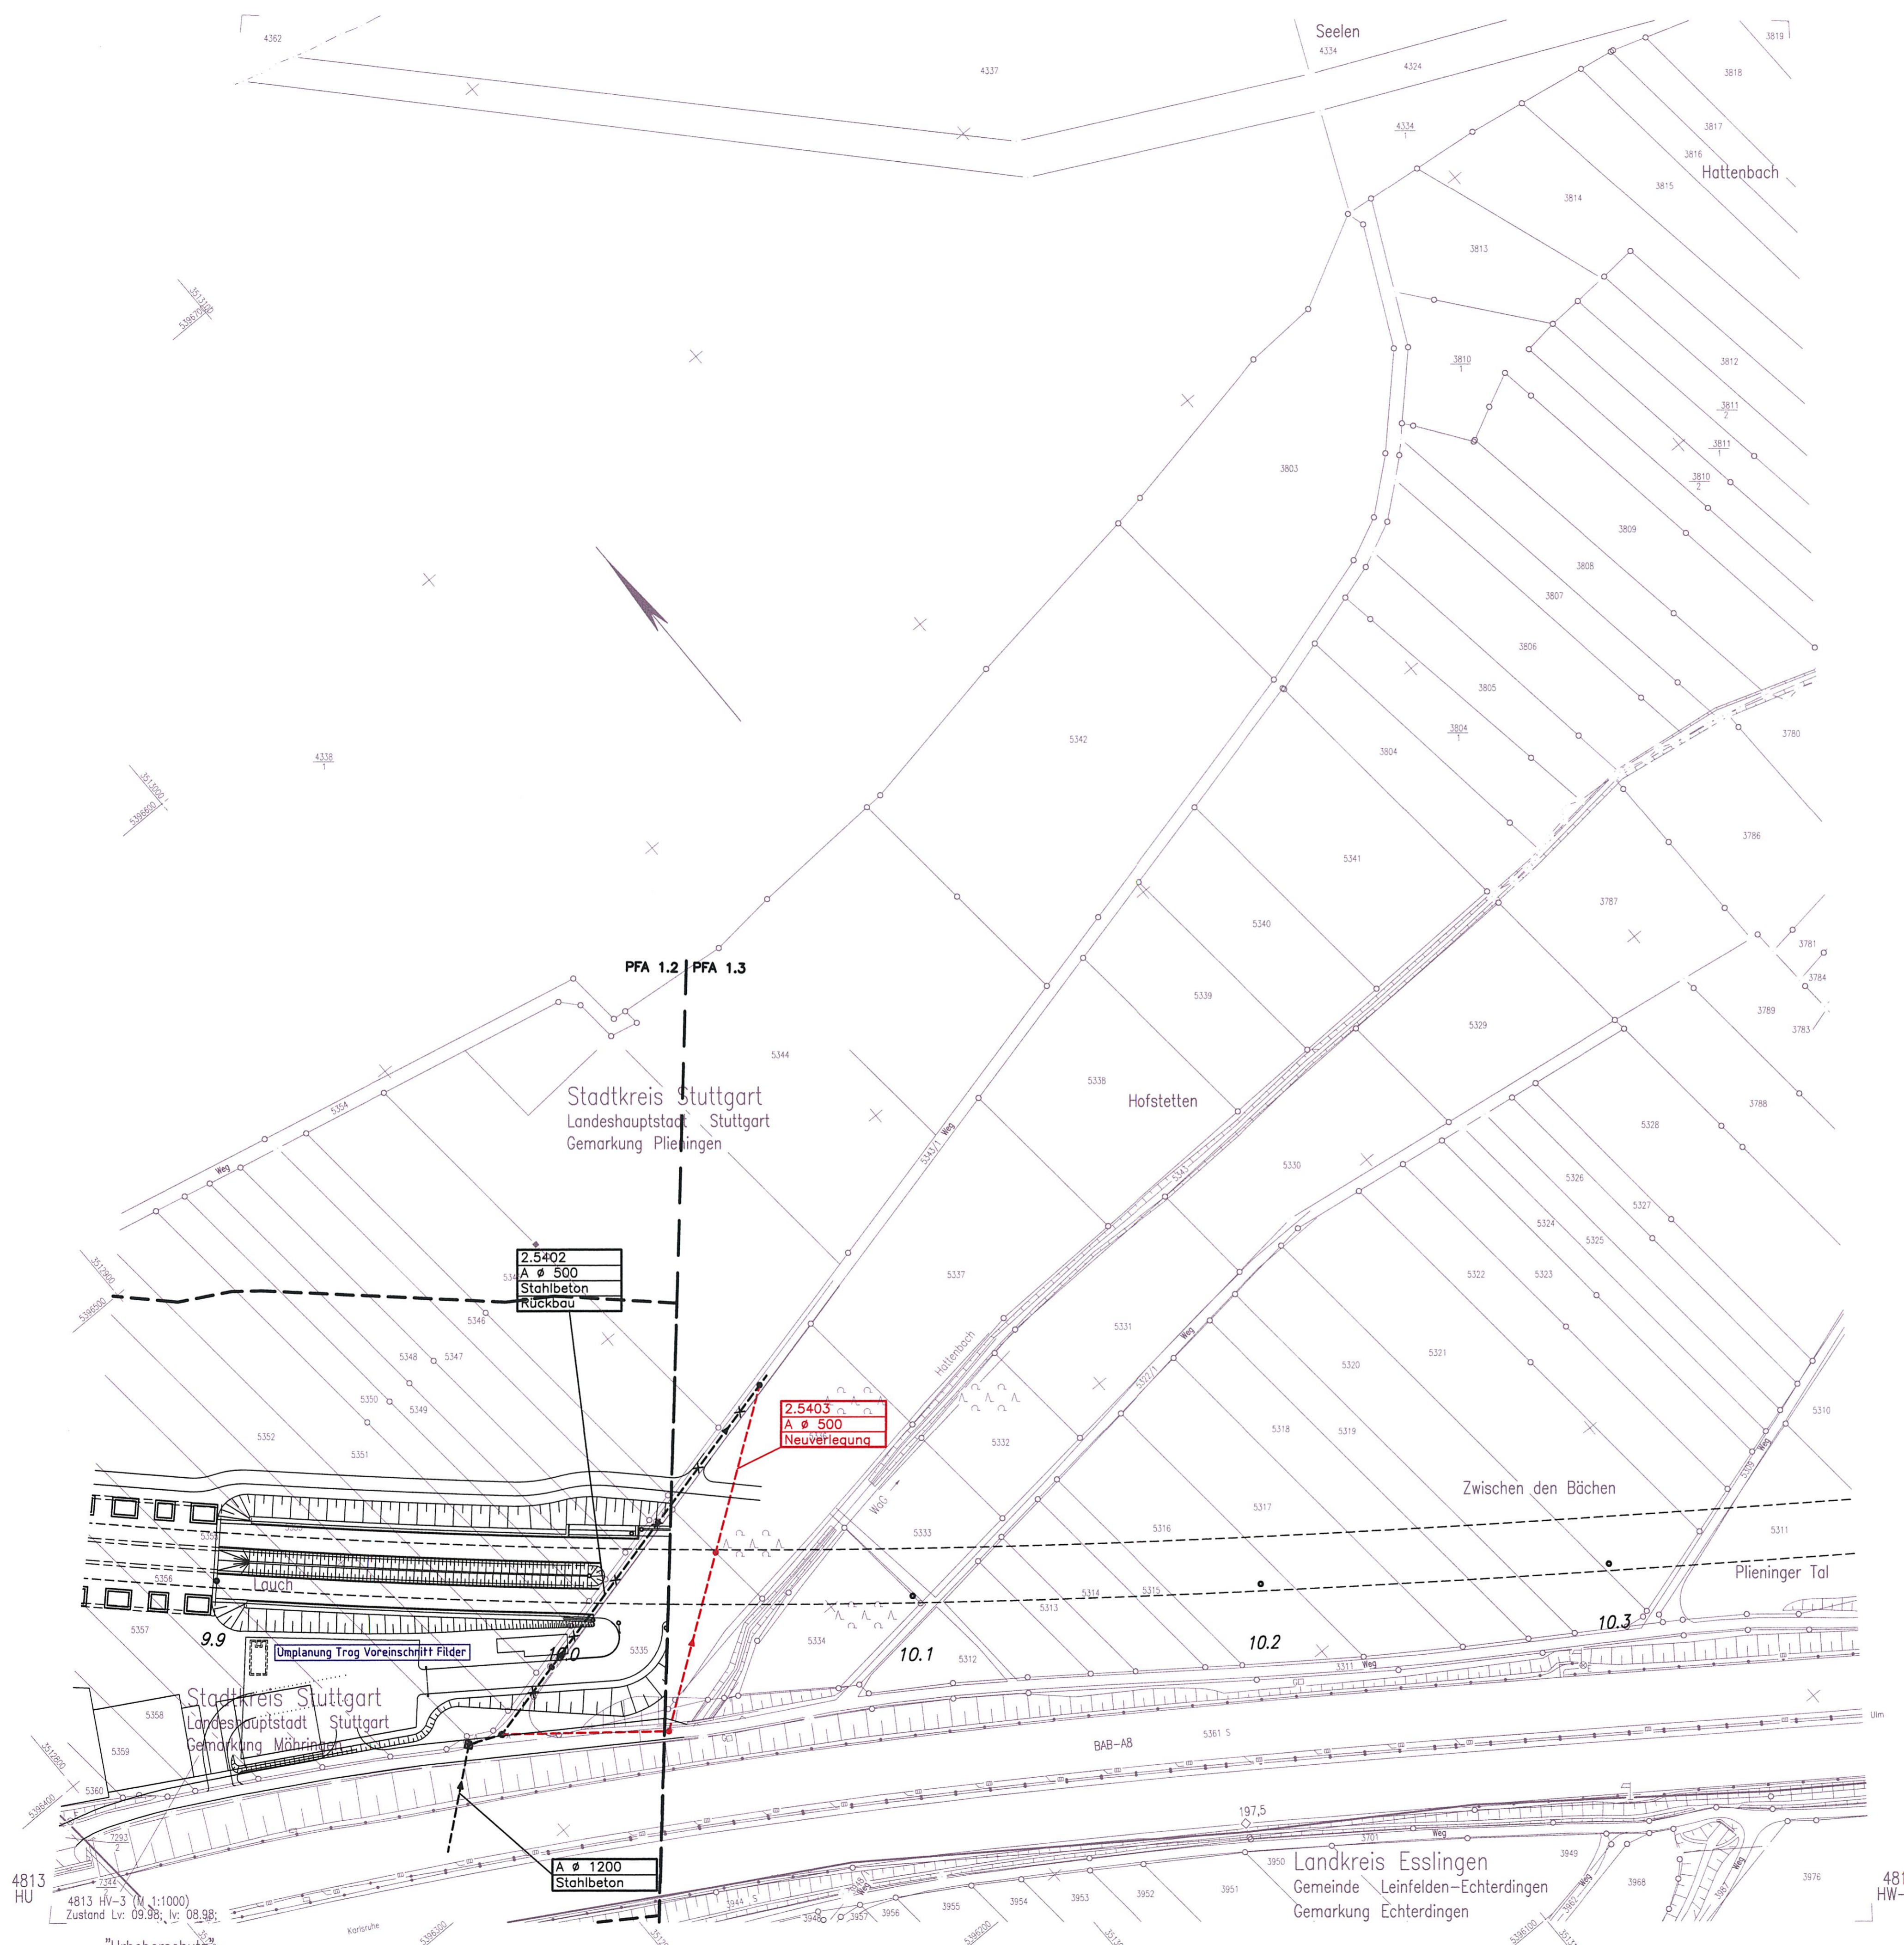

Kartengrundlage: ALK-Daten des Vermessungsamtes Plochingen
 Digitale Stadtkarte des Stadtmessungsamtes Stuttgart
 Für das Projekt Stuttgart 21 überarbeitet durch SEIB Ingenieur-Consult GmbH

Planfestgestellt gemäß § 18 Abs. 1 AEG durch Beschl. vom 19. Aug. 2005
 Az.: 59160 PAP-PS 21-PFA 1.2

Umgestaltung des Bahnknotens Stuttgart
 Ausbau- und Neubaustrecke Stuttgart – Augsburg
 Bereich Stuttgart–Wendlingen mit Flughafenbindung

Planfeststellungsabschnitt 1.2 Fildertunnel
 Bauabschnitt km 0,432 – km 10,030

Geographische Codierung
 1.2 | 1 | 2 | 0 | 0

Blattschnittcodierung
 4 | 8 | 1 | 3 | H | V | - | 3 | -

Organisatorische Codierung
 P | I | a | b | i | J | K | 7 | L | 0 | -

Auftraggeber
 DBProjekt GmbH Stuttgart 21
 Wolframstraße 20
 70191 Stuttgart
 Tel. 07 11 / 2 27 85 - 0
 Fax. 07 11 / 2 27 85 - 999

Projektsteuerung
 Dress & Sommer
 Infra Consult & Management GmbH
 Landschlagstraße 2
 70173 Stuttgart
 Tel. 07 11 / 22 29 33 - 10
 Fax. 07 11 / 22 29 33 - 90

Planer – bearbeitet im Auftrag der
 DBProjekt GmbH Stuttgart 21
 BUNIG / DE-Consult / FÖHNER
 Kronenstr. 36
 70174 Stuttgart
 Tel. 0711 / 162 59 - 0
 Fax 0711 / 162 59 - 24

Aufgestellt:

 gez. Bayer
 Stuttgart, 30.11.2001

Leitungsbestands- und Verlegeplan		Datum		Name	
Lageplan km 9,862 ... 10,030 Abwasser		Gezeichnet	11/01	DN/SBL	
		Bearbeitet	11/01	BLO	
Maßstab 1:1000		Freigabe DBProjekt GmbH Stuttgart 21			
		gez. Bau Datum: 10.12.2001 74-35			
"Urheberschutz" – Alle Rechte bei der DBProjekt GmbH Stuttgart 21		Ersatz für Plan-Nr. Ersatz durch Plan-Nr.			
		Anlage Planfeststellungsunterlagen Anlage 8.4 Blatt 8A von 8			
Genehmigungsvermerk – Eisenbahn-Bundesamt					
Datum	Genehmigungsvermerk	Name	Unterschrift		

K:\PROJEKT\314965\Planfestf\PFAL_2\Blaudruck\ALK\GESB\Abwasser\21\PFAL.DWG / Heidl
 01.12.2003 09:45:37
 © 2006

"Urheberschutz" – alle Nutzungsrechte bei der DB AG